



会整	给水	建筑	电气	设备	道路	水工	景观
	排水	结构	仪表	暖通	桥梁	环境	总体

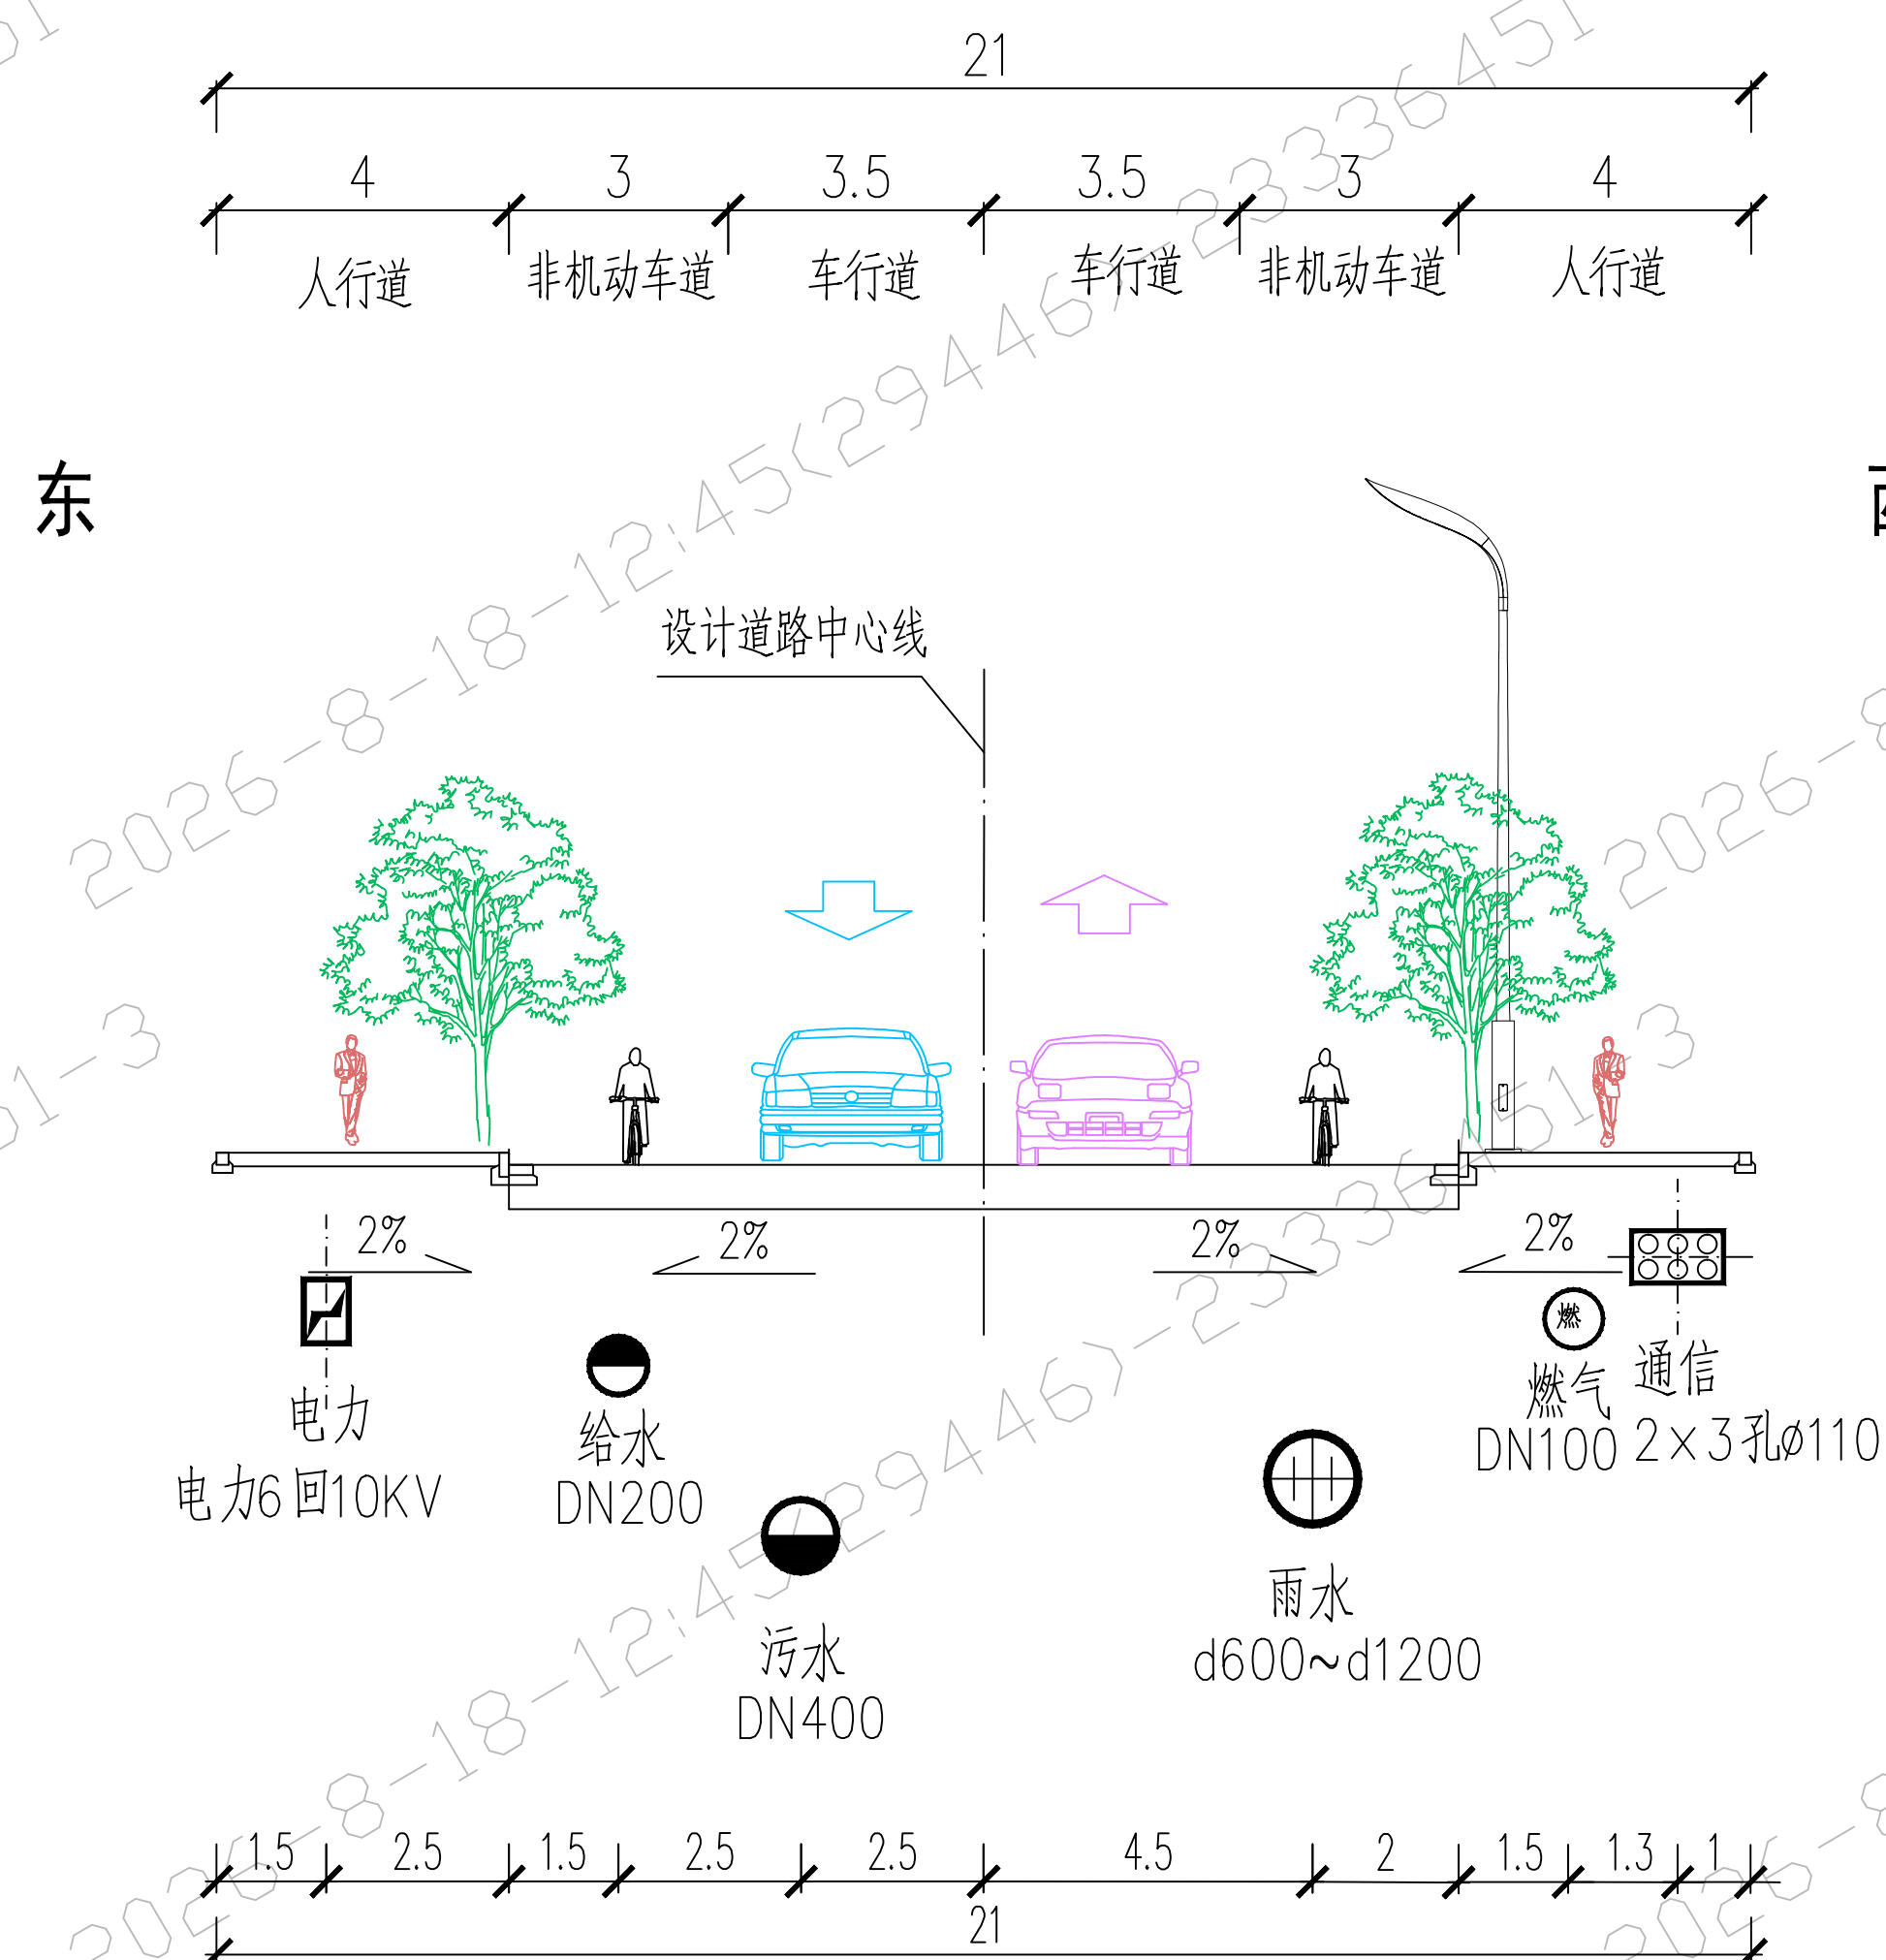

签章日期: 2026-08-18

图例：

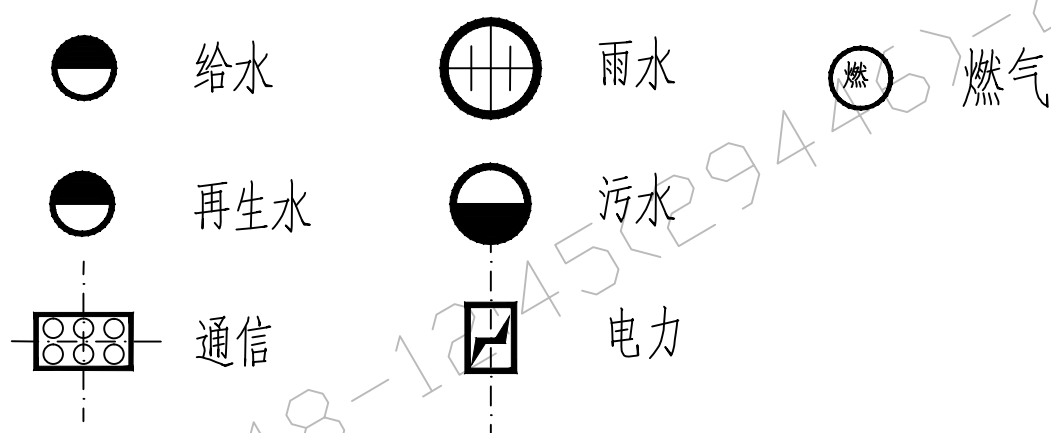

21m断面管线综合标准横断面 (适用于海润西街)

- 1、本图比例为1:200；
- 2、本图尺寸单位除注明外均以米计；

			校核 CHECKED	蔡波	蔡波	阶段 STAGE	施工图设计	 上海市政工程设计研究总院(集团)有限公司 SHANGHAI MUNICIPAL ENGINEERING DESIGN INSTITUTE (GROUP) CO., LTD.	三亚市体育产业园路网工程项目(设计)		项目编号 PROJECT NO.	2023HQ075SS
审核 AGREED	宋文清	宋文清	校对 CHECKED	蔡波	蔡波	专业 SPECIALITY	排水		子项名称 SUB ITEM	三期-海润西街	图号 DRAWING NO.	RC306D-02-01
设计负责人 CHIEF DESIGNER	朱宗平 詹苏涛	朱宗平 詹苏涛	设计 DESIGNED	云惟阳	云惟阳	比例 SCALE	1:200		海润西街管线综合标准横断面图		修正号 REV. NO.	
专业负责人 SPECIALITY SPONSOR	蔡波	蔡波	制图 DRAWING			日期 DATE	2024.02.20					