


会签	给水	建筑	电气	设备	道路	水工	景观
	排水	结构	仪表	暖通	桥梁	环境	总体

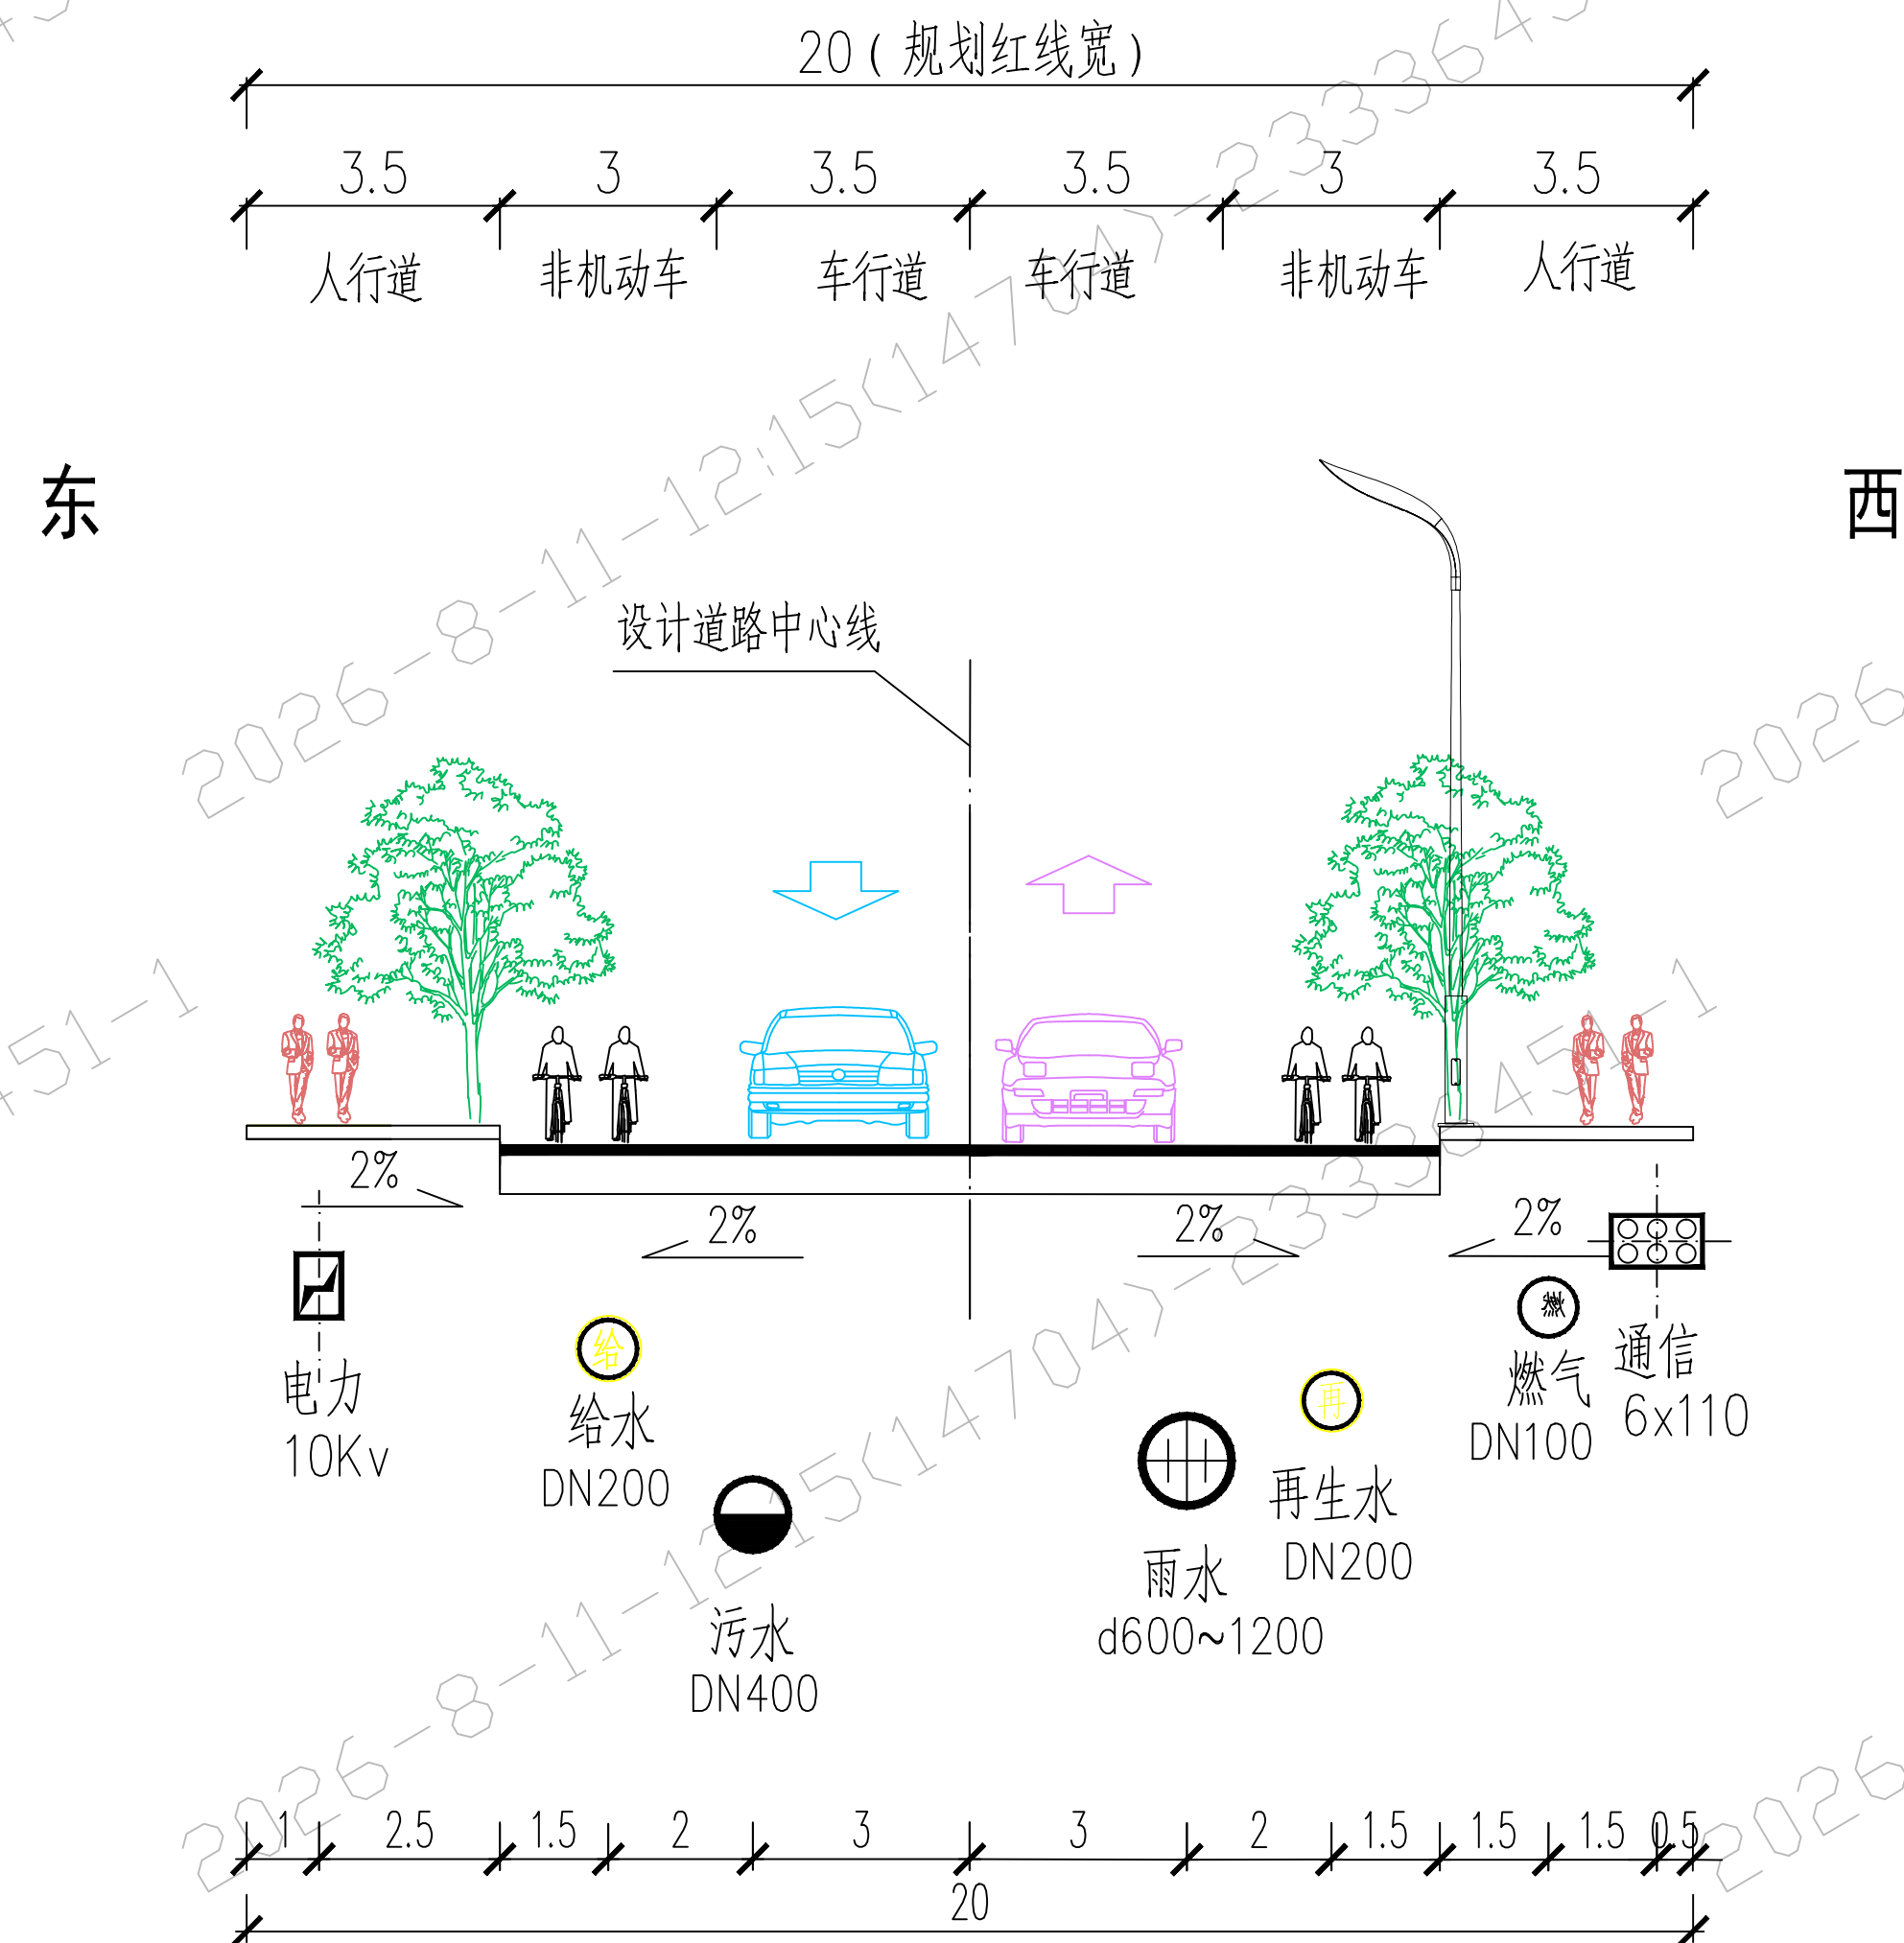

20m断面管线综合标准横断面 (适用于红岭路)

图例：


- | | | | | | |
|---|-----|---|----|---|-----|
|  | 给水 |  | 雨水 |  | 电缆沟 |
|  | 再生水 |  | 燃气 |  | 原水 |
|  | 污水 |  | 通信 | | |

注：

- 1、本图比例为1:200；
- 2、本图尺寸单位除注明外均以米计；

		校核 CHECKED		蔡波	蔡波	阶段 STAGE	施工图设计	上海市工程设计研究总院(集团)有限公司 SHANGHAI MUNICIPAL ENGINEERING DESIGN INSTITUTE (GROUP) CO., LTD.	三亚市体育产业园路网工程项目		项目编号 PROJECT NO.	2023HQ075SS
审核 AGREED	宋文清	校对 CHECKED	蔡波	蔡波	专业 SPECIALITY	给水	子项名称 SUB ITEM		二期			
设计负责人 CHIEF DESIGNER	朱宗平 詹苏涛	设计 DESIGNED	张鹏	比例 SCALE	1:200	图号 DRAWING NO.	RC104W-02-01					
专业负责人 SPECIALITY SPONSOR	蔡波	制图 DRAWING		日期 DATE	2024.06.20	修正号 REV NO.						
									红岭路管线综合标准横断面图			

会 整	给 水	建 筑	电 气	设 备	道 路	水 工	景 观
	排 水	结 构	仪 表	暖 通	桥 梁	环 境	总 体

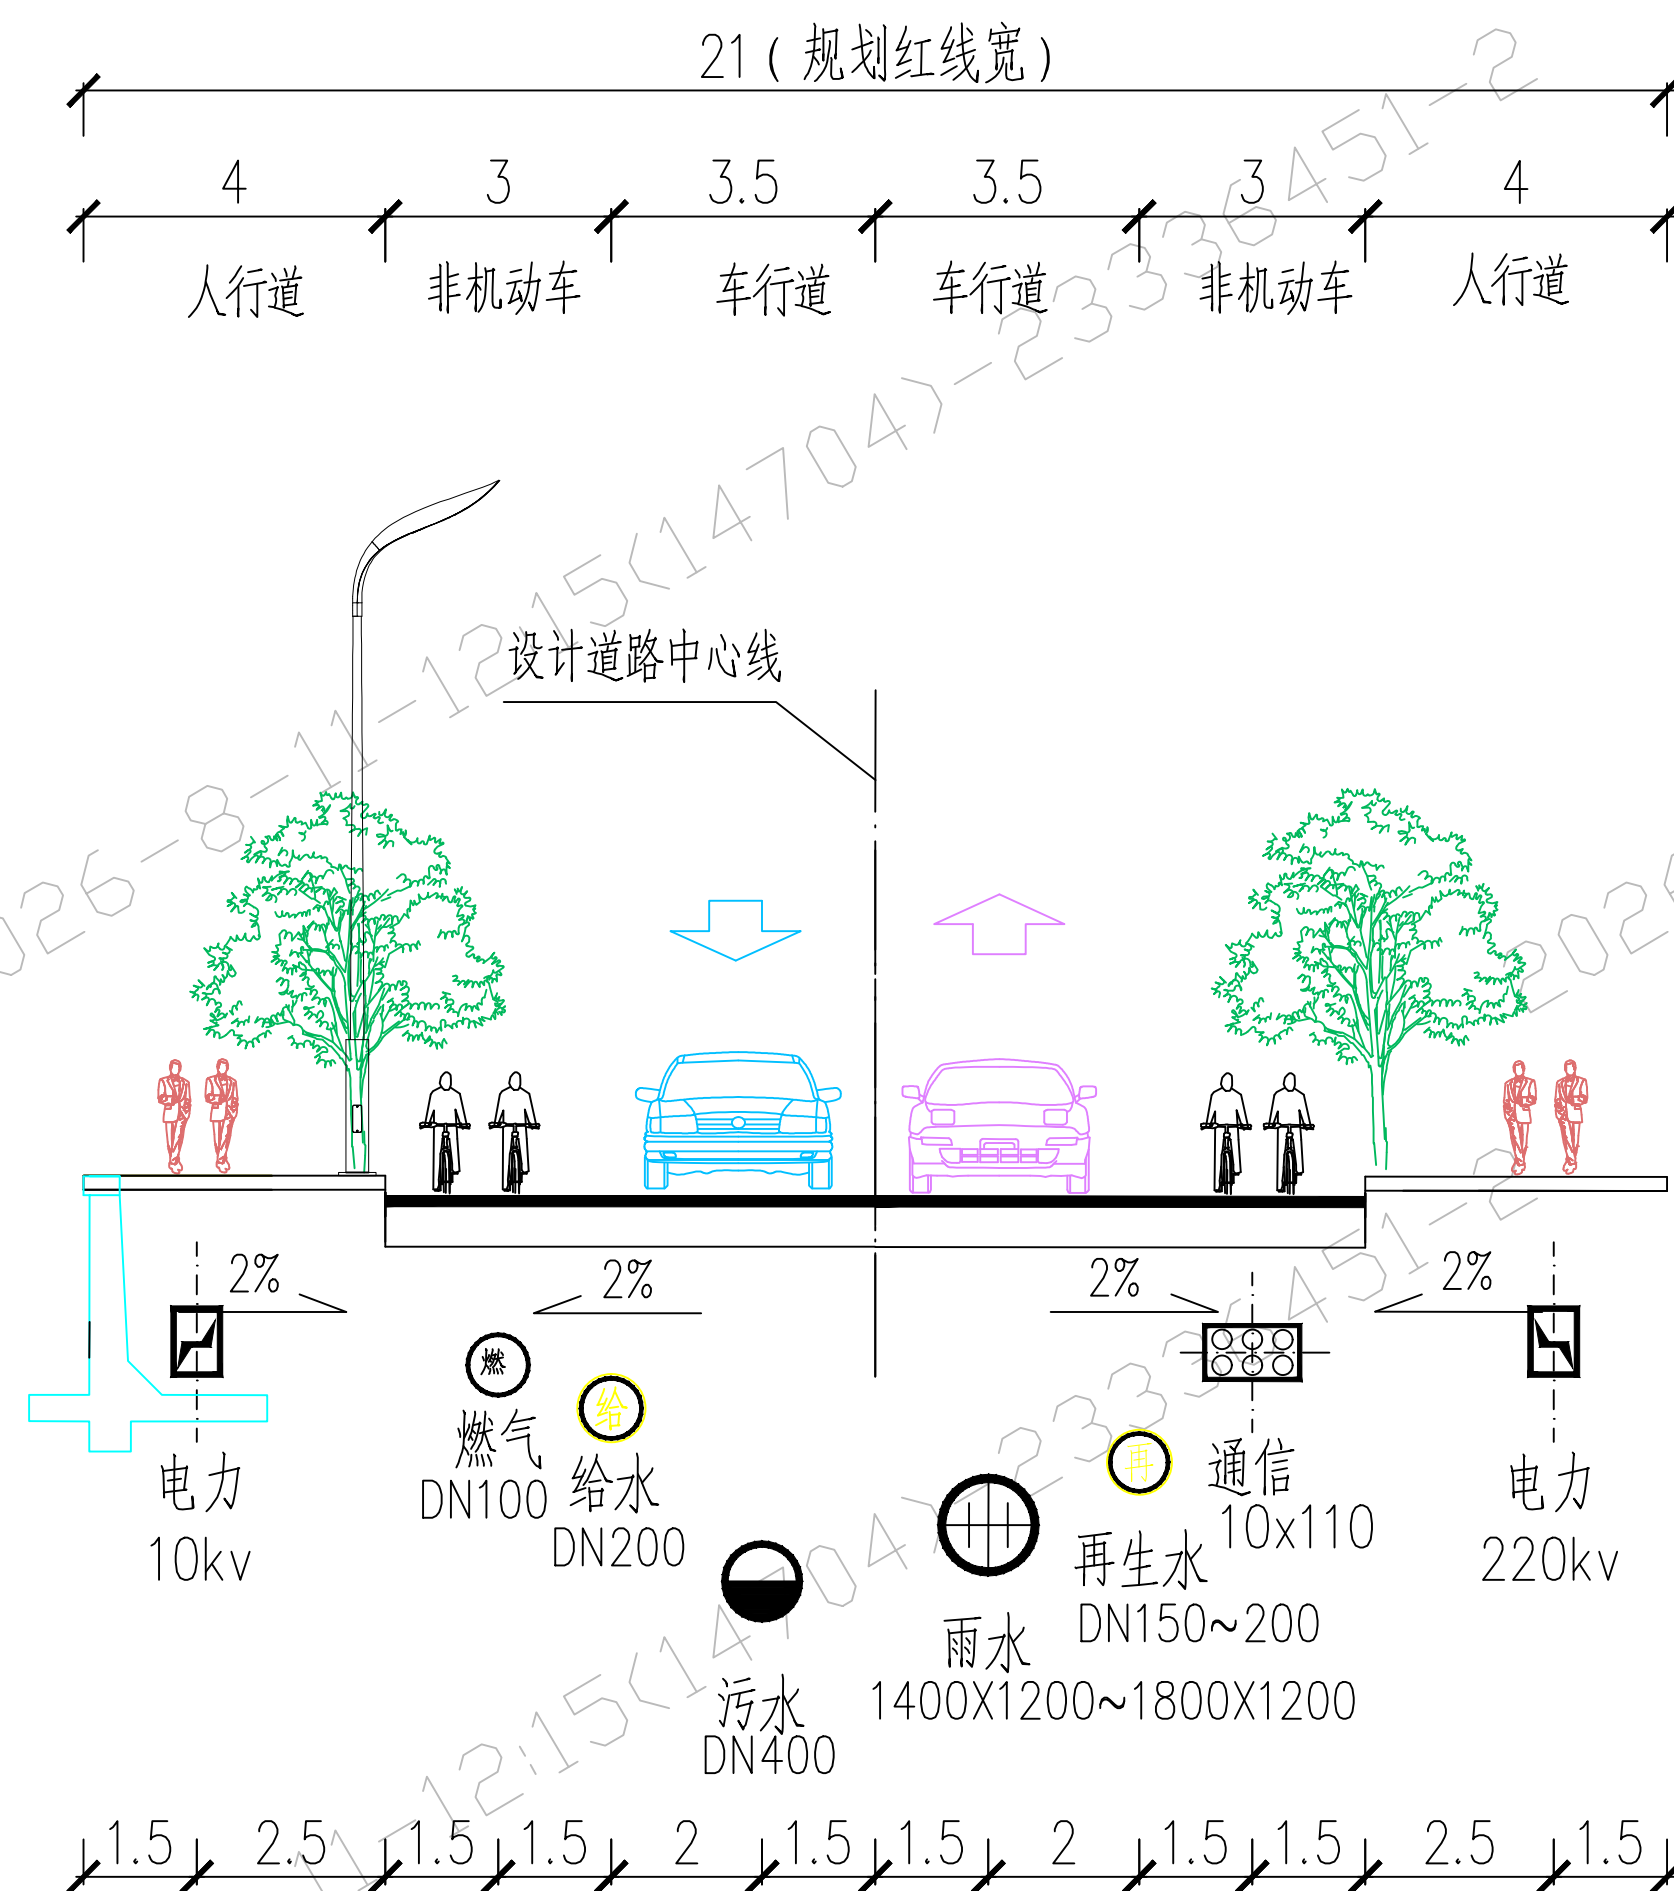

21m断面管线综合标准横断面 (适用于红岭二巷)

图例：

-  给水
  雨水
  电缆沟
-  再生水
  燃气
  原水
-  污水
  通信

注：

- 1、本图比例为1:200；
- 2、本图尺寸单位除注明外均以米计；

校核 CHECKED	蔡波	蔡波	阶段 STAGE	施工图设计	 上海市市政工程设计研究总院(集团)有限公司 SHANGHAI MUNICIPAL ENGINEERING DESIGN INSTITUTE (GROUP) CO., LTD.	三亚市体育产业园路网工程项目 红岭二巷管线综合标准横断面图	项目编号 PROJECT NO.	2023HQ075SS
审核 AGREED	宋文清	宋文清	专业 SPECIALITY	给水			子项名称 SUB ITEM	二期
设计负责人 CHIEF DESIGNER	朱宗平 詹苏涛	朱宗平 詹苏涛	比例 SCALE	1:200			图号 DRAWING NO.	RC105W-02-01
专业负责人 SPECIALITY SPONSOR	蔡波	蔡波	日期 DATE	2024.06.20			修正号 REV. NO.	