


景观	总体
水卫	环卫
道路	桥梁
设备	暖通
电气	仪表
建筑	结构
给水	排水
会签	

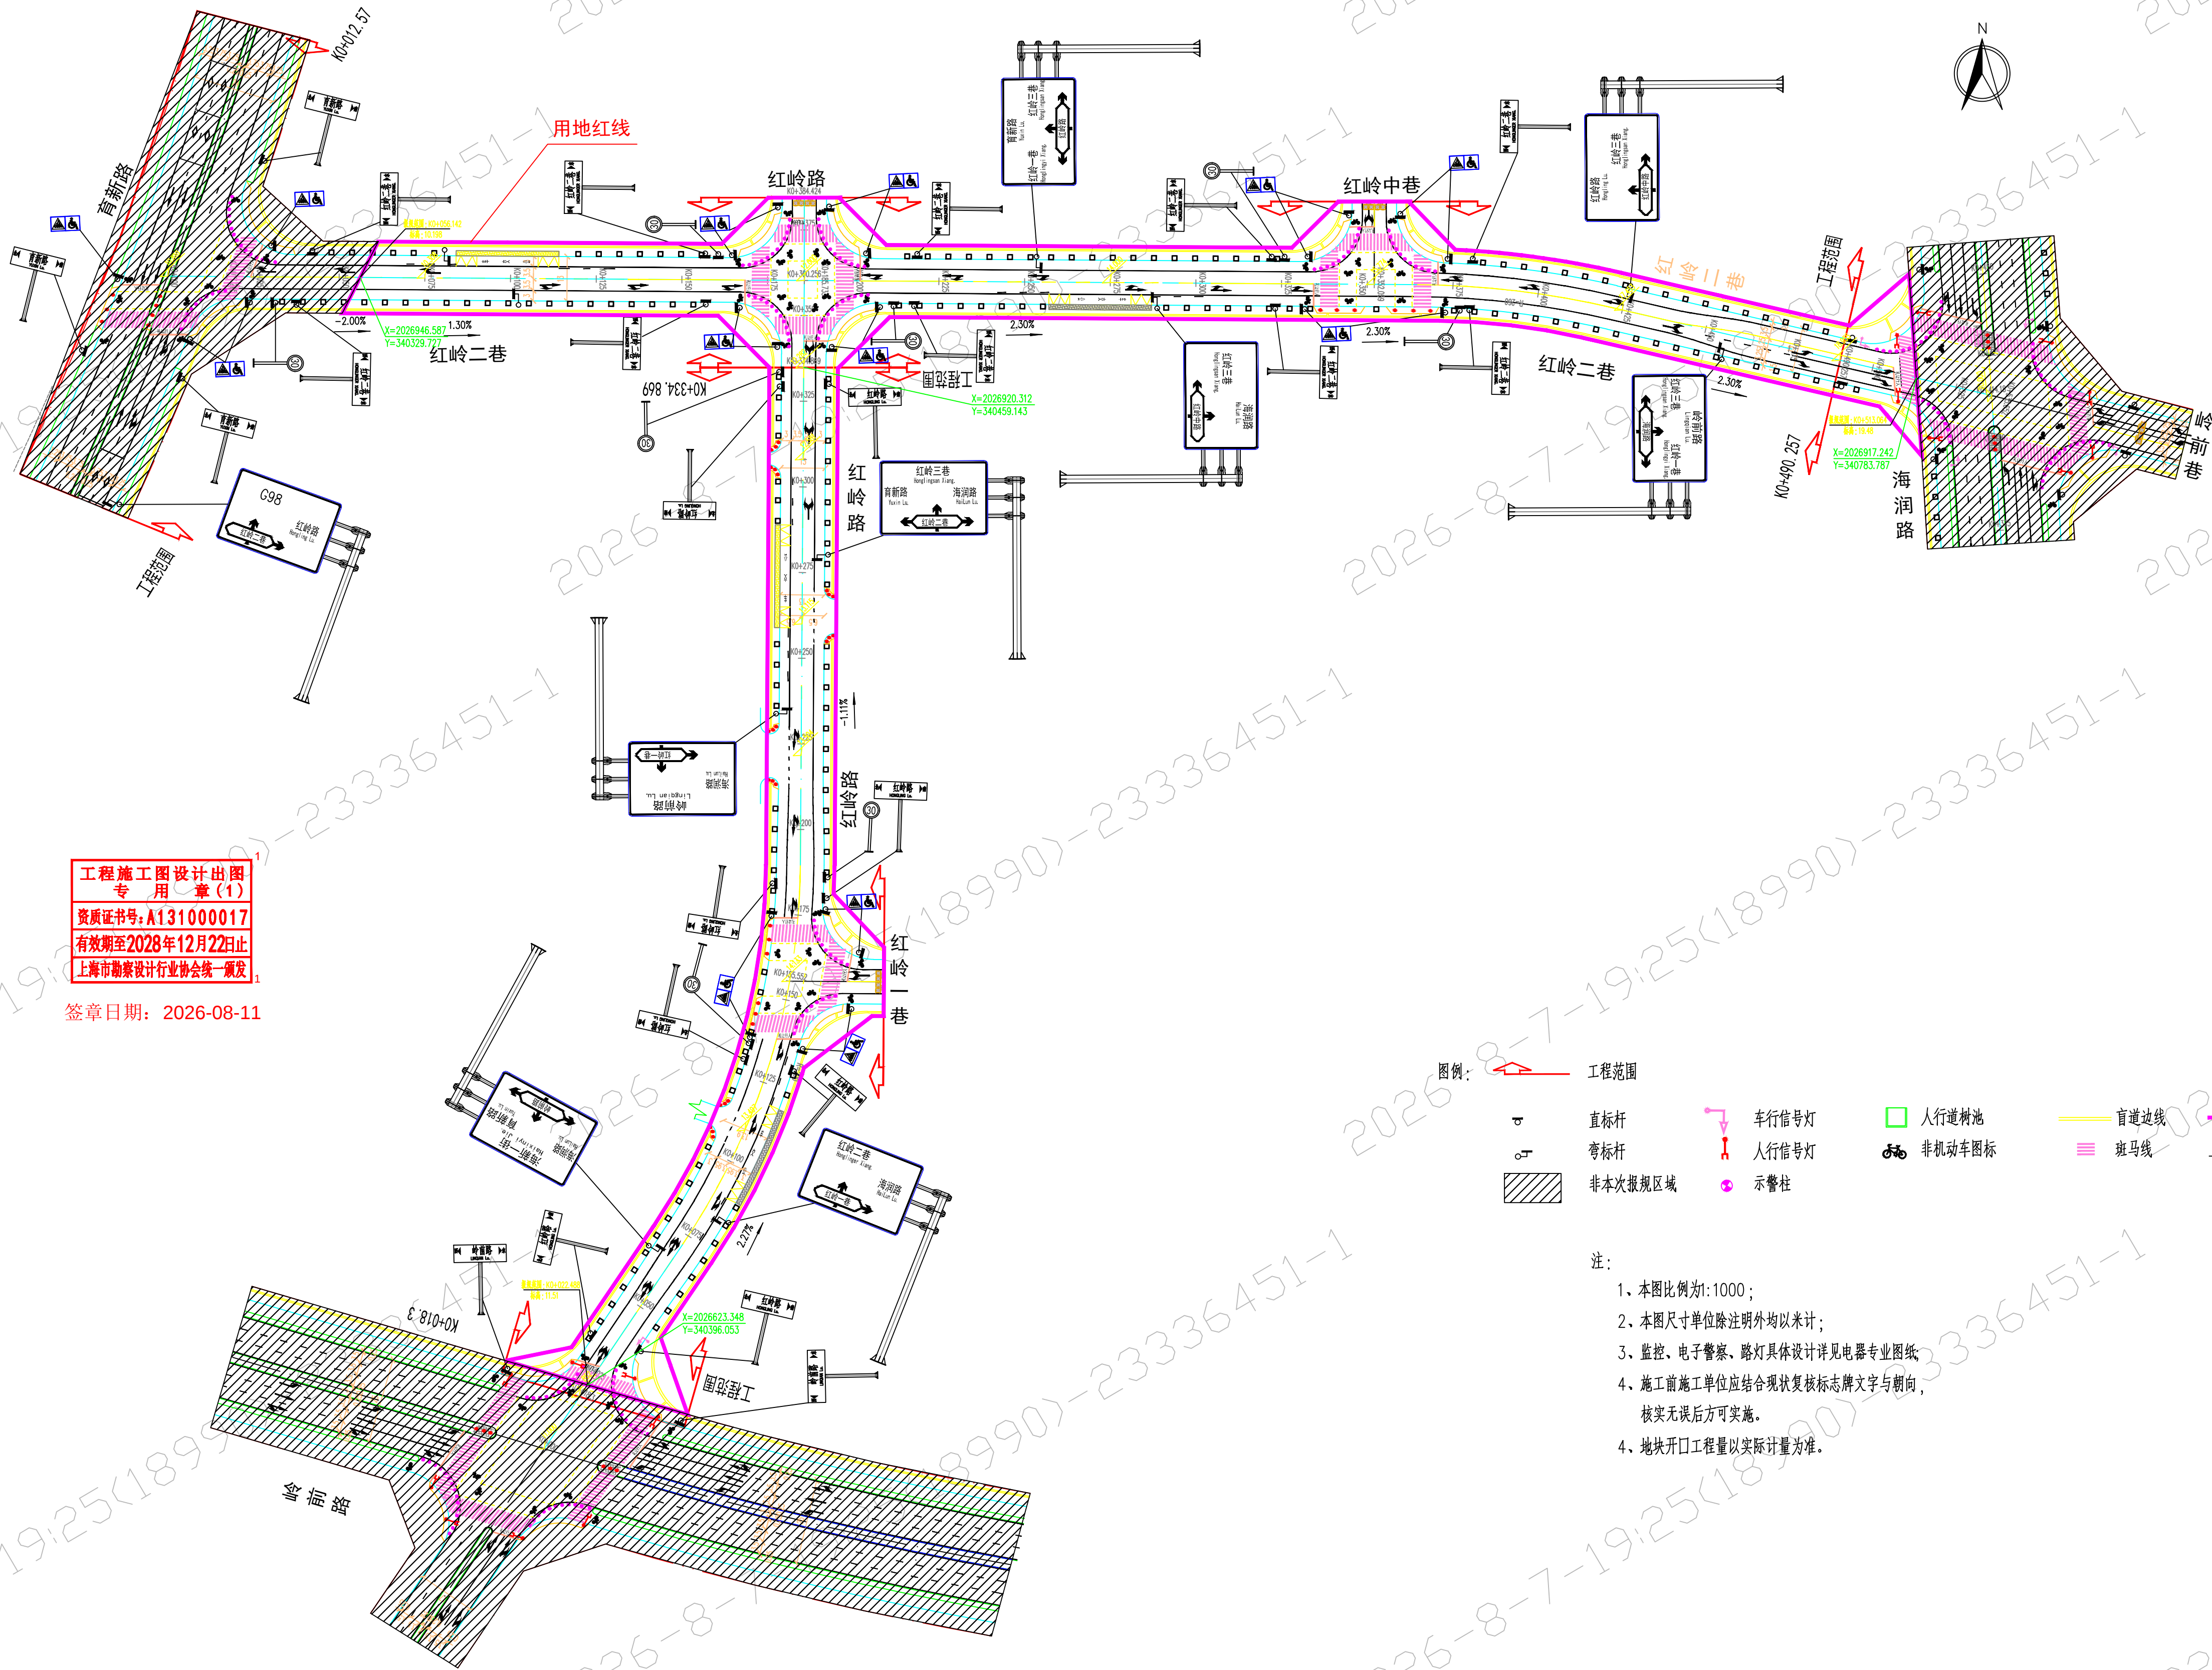

审核	陈宏坡	校核	詹苏涛	阶段	施工图设计	上海市市政工程设计研究总院(集团)有限公司 SHANGHAI MUNICIPAL ENGINEERING DESIGN INSTITUTE (GROUP) CO., LTD.	三亚市体育产业园路网工程项目	项目编号	2023HQ075SS
设计负责人	朱宗平 詹苏涛	校对	邓论哲	专业	道路交通			子项目名称	二期
专业负责人	孙锐	设计	孙锐	比例	见图			图号	RC104R-15-01
		制图		日期	2024.03.01			修正号	