


建筑	ARCHITECTURE			电气	ELECTRICAL	
结构	STRUCTURE			弱电	TELECOM	
给排水	PLUMBING			总图	SITE PLAN	
暖通	MECHANICAL					

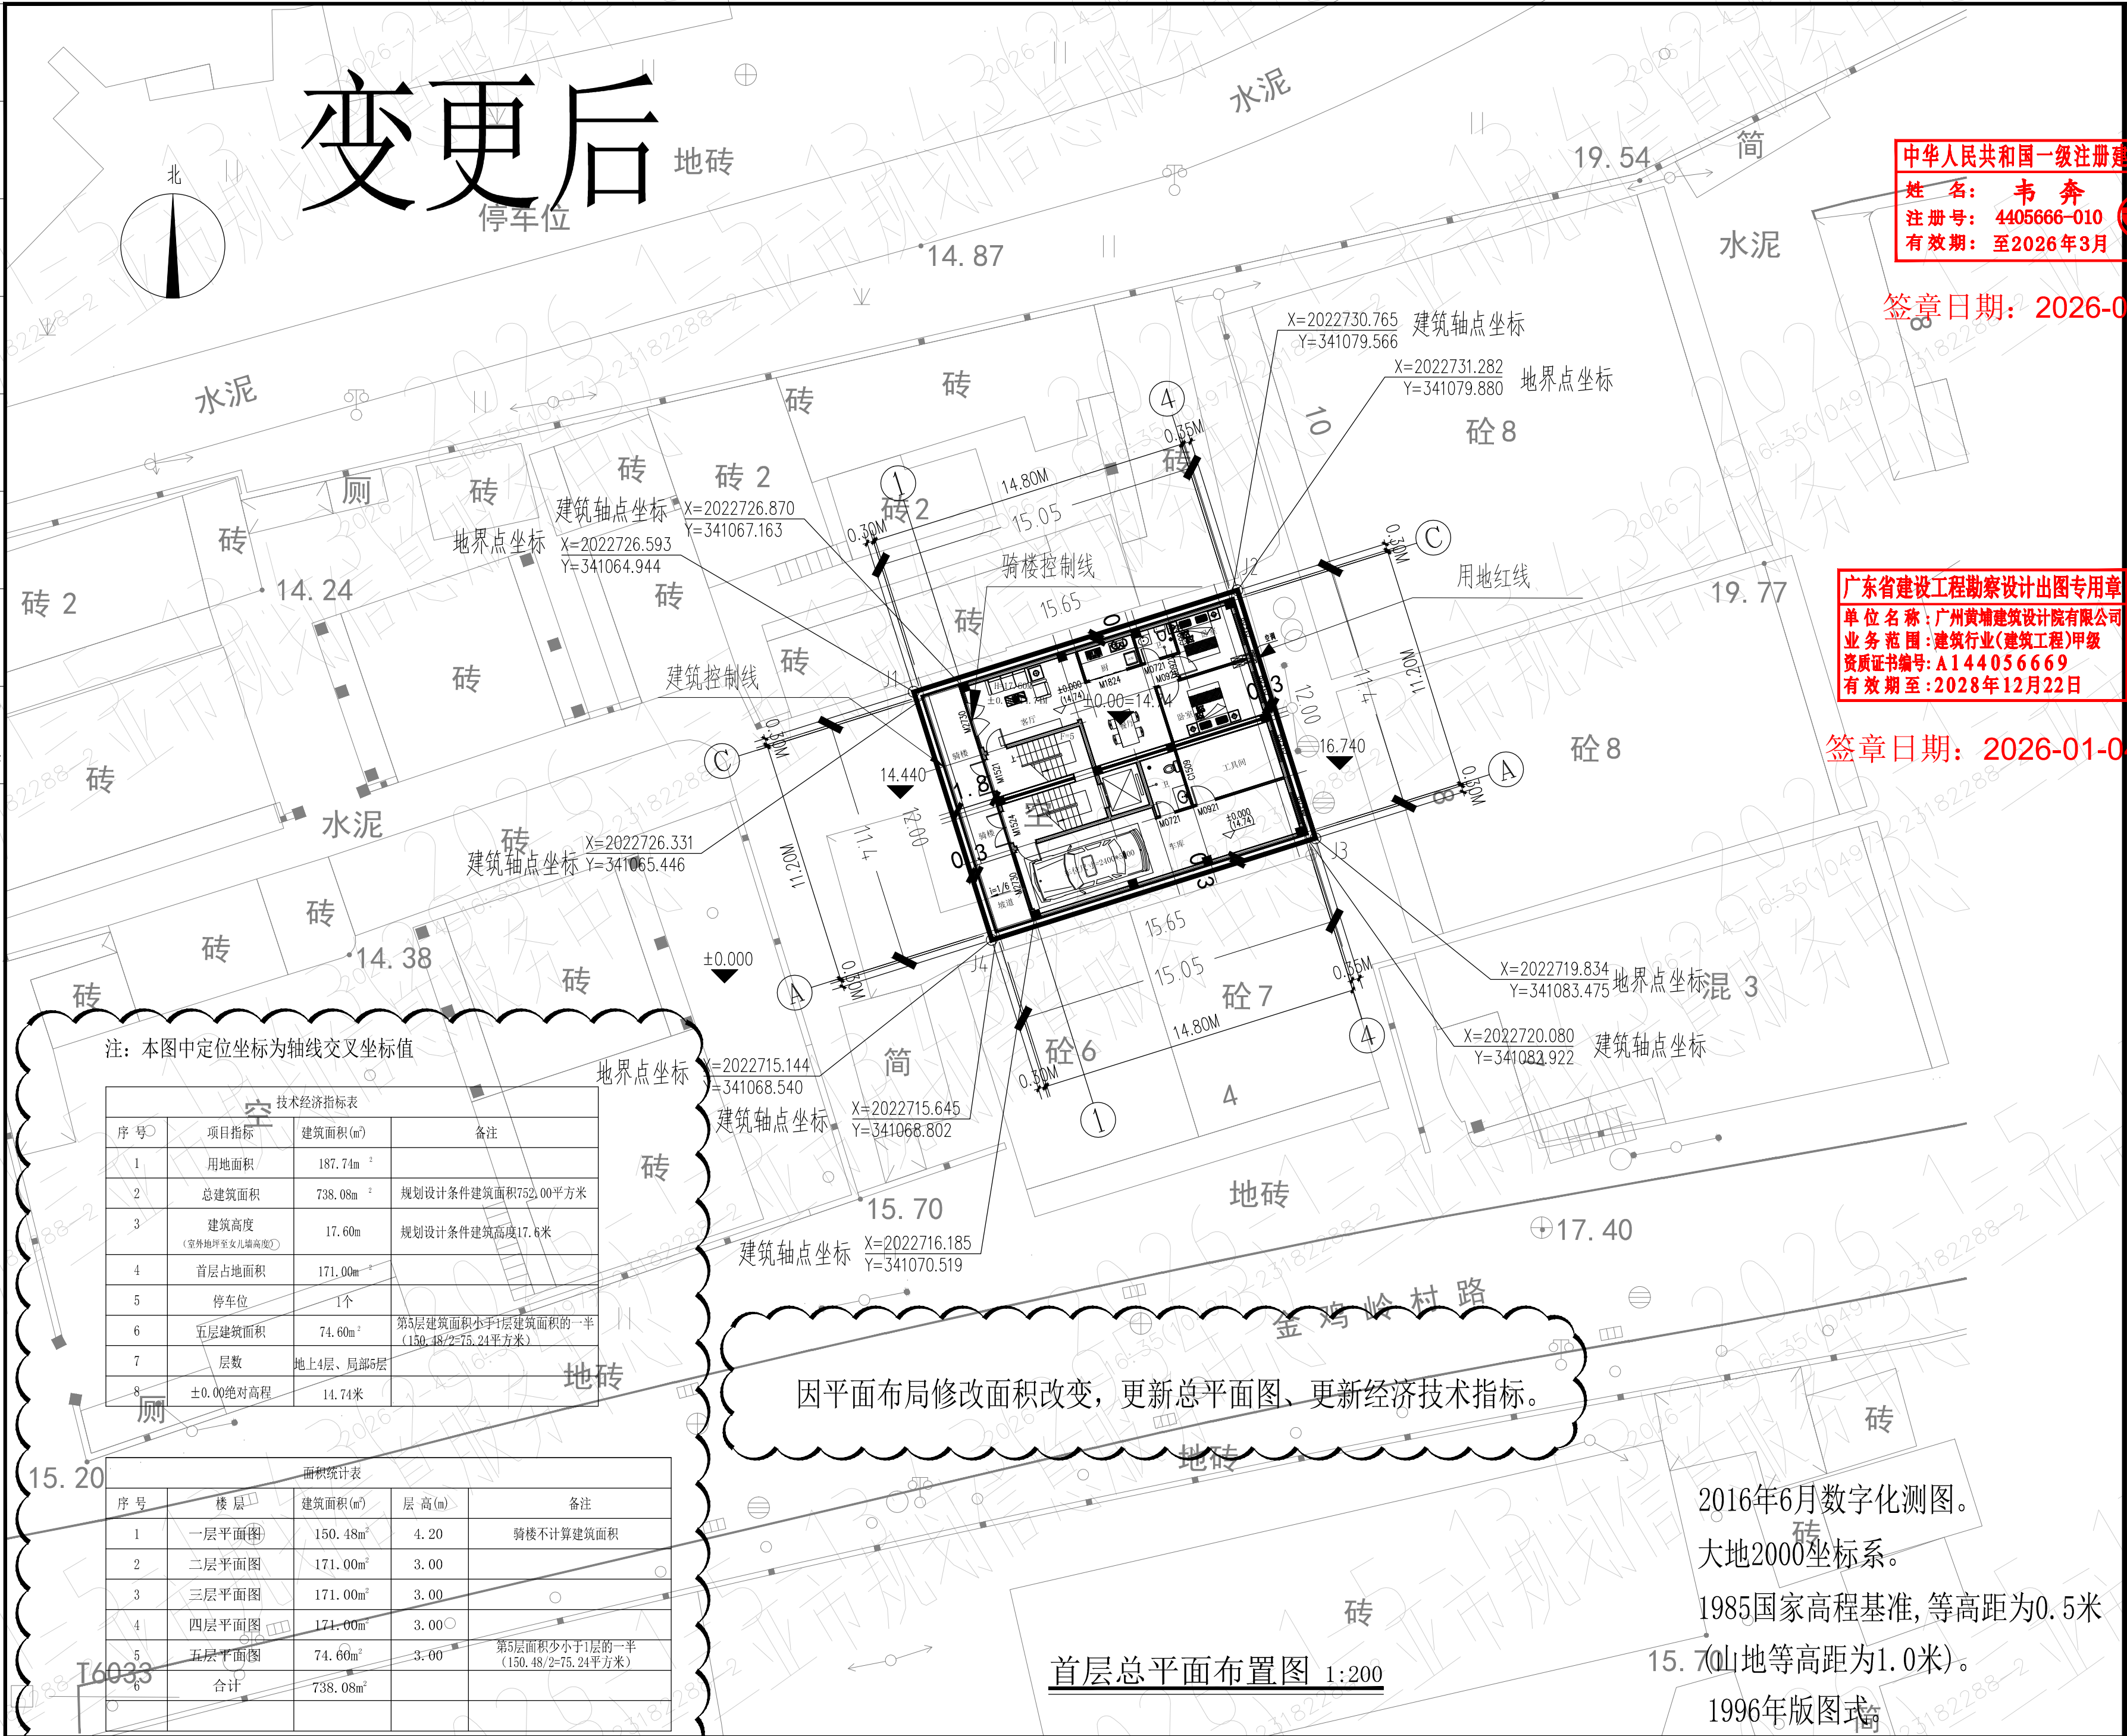

IIP DESIGN WHAMPOA			
广州黄埔建筑设计院有限公司 黄浦 HUANPU ARCHITECTURAL DESIGN INSTITUTE CO., LTD			
☐ 建筑工程设计甲级证书号: A244018920			
☒ 城乡规划编制甲级证书号: 自资规甲字23440728			
☐ 工程勘察设计乙级证书号: B244056666			
☐ 市政行业设计乙级证书号: A244018920			
☐ 风景园林设计乙级证书号: A244018920			
合作单位:			
图样用途:			
所有图纸皆为本公司的财产,未经许可不得复制。施工单位应校对现场尺寸并向建筑师报告借测,此图未经建筑师签名不可用作施工。			
平面图位置示意 Key Plan			
注册章 Stamp for Certified			
工程设计出图专用章 Stamp for Engineering Design			
建设单位 Client 王和姣			
工程名称 Proj. Name 王和姣住宅楼			
子项名称 Sub-Proj. Name 审			
定 Approved	周安敏		
审核 Examined	刘永刚		
项目负责 Proj. Architect	韦奔	韦奔	
专业负责 Special Field in Charge	韦奔	韦奔	
校对 Design Checked	何颖文	何颖文	
设计 Design	杨武	杨武	
制图 Drawn	杨武	杨武	
图纸名称 Drawing title 首层总平面布置图			
图别 DWG. STYLE	施工图	专业 Discipline	建筑
设计编号 Design NO.		比例 Scale	1:100
图号 DWG. NO.	ZT-01	日期 Date	2025. 12